

# MAPA DO CELÓW PROJEKTOWYCH

terenu położonego w mieście Tłuszcz na ulicy Strumykowej

Identyfikator zgłoszenia pracy		6640.7944.2023
miejsce		Tłuszcz, ul. Strumykowa
Jednostka ewidencyjna	Identyfikator	143411_4
	nazwa	Tłuszcz-miasto
Obręb ewidencyjny	Identyfikator	143411_4.0001
	nazwa	Tłuszcz
Skala mapy		1:500
Nazwa układu współrzędnych	Prostokątnych płaskich	„2000 strefa 7/21”
	wysokości	„PL-EVRF2007-NH”
Oznaczenie granic obszaru, który był przedmiotem aktualizacji		
Oznaczenie i informacje o służebnościach gruntowych mających wpływ na zagospodarowanie gruntów, zlokalizowanych w granicach projektowanej inwestycji		
nie badano		
Oznaczenie i symbol konturu użytku gruntowego, który nie jest ujawniony w bazie danych ewidencyjnych gruntów i budynków		
brak		
Granice działek ewidencyjnych w zakresie opracowania według ewidencji gruntów.		
Nie wykazuje się istnienia w terenie innych nie wykazanych na niniejszej mapie urządzeń podziemnych, które nie były zgłoszone do inwentaryzacji		
Data aktualizacji mapy		20.09.2023
Usługi Geodezyjne PRZEMAR		GEODETA UPRAWNIONY P. Odymiał inż. Przemysław Ordyniak Upr. zaw. 23309
Przemysław Ordyniak Chrzęśne, ul. W. Karskiej 34, 05-240 Tłuszcz tel. 509-086-923 biuro.ugprzemar@gmail.com NIP 1251508305 REGON 388303748		

Poświadczam, że operat techniczny zawierający rezultaty prac geodezyjnych i kartograficznych, w wyniku których powstał niniejszy dokument uzyskał pozytywny wynik weryfikacji.



Identyfikator zgłoszenia prac geodezyjnych:	6640.7944.2023
Organ służby geodezyjnej i kartograficznej, który otrzymał zgłoszenie:	<b>STAROSTA WOŁOMIŃSKI</b>
Wykonawca prac geodezyjnych:	Usługi Geodezyjne PRZEMAR Przemysław Ordyniak Chrzęśne, ul. W. Karskiej 34, 05-240 Tłuszcz
Nr oraz data sporządzenia dokumentu zawierającego wynik pozytywnej weryfikacji:	Protokół Weryfikacji Nr 6640.7944.2023.1 z dnia 20.09.2023 r.
Imię i nazwisko oraz nr uprawnień zawodowych kierownika prac geodezyjnych:	inż. Przemysław Ordyniak nr uprawnień zawodowych: 23309
Jestem świadomy odpowiedzialności karnej za złożenie fałszywego oświadczenia.	Data i podpis kierownika prac geodezyjnych: 20-09-2023 <b>GEODETA UPRAWNIONY P. Odymiał inż. Przemysław Ordyniak Upr. zaw. 23309</b>

Usytuowanie sieci wodociągowej na odc. 1-12 naniiesiono kolorem czerwonym w pkt 10,11 hydrant nadziemny, w pkt 12 hydrant podziemny Za zgodność z oryginałem mapy do celów projektowych.

inż. inż. LUKASZ OLSZEWSKI 05-205 Dobczyn, ul. Wrazowiecka 89 tel. 509-171-101 Upr. bud. nr MAZ/0048/PWOS/12 w specjalności instalacyjnej w zakresie sieci, instalacji, urządzeń cieplnych, wentylacyjnych, gazowych, wodociągowych i kanalizacyjnych

## ORIENTACJA

Skala 1:5000

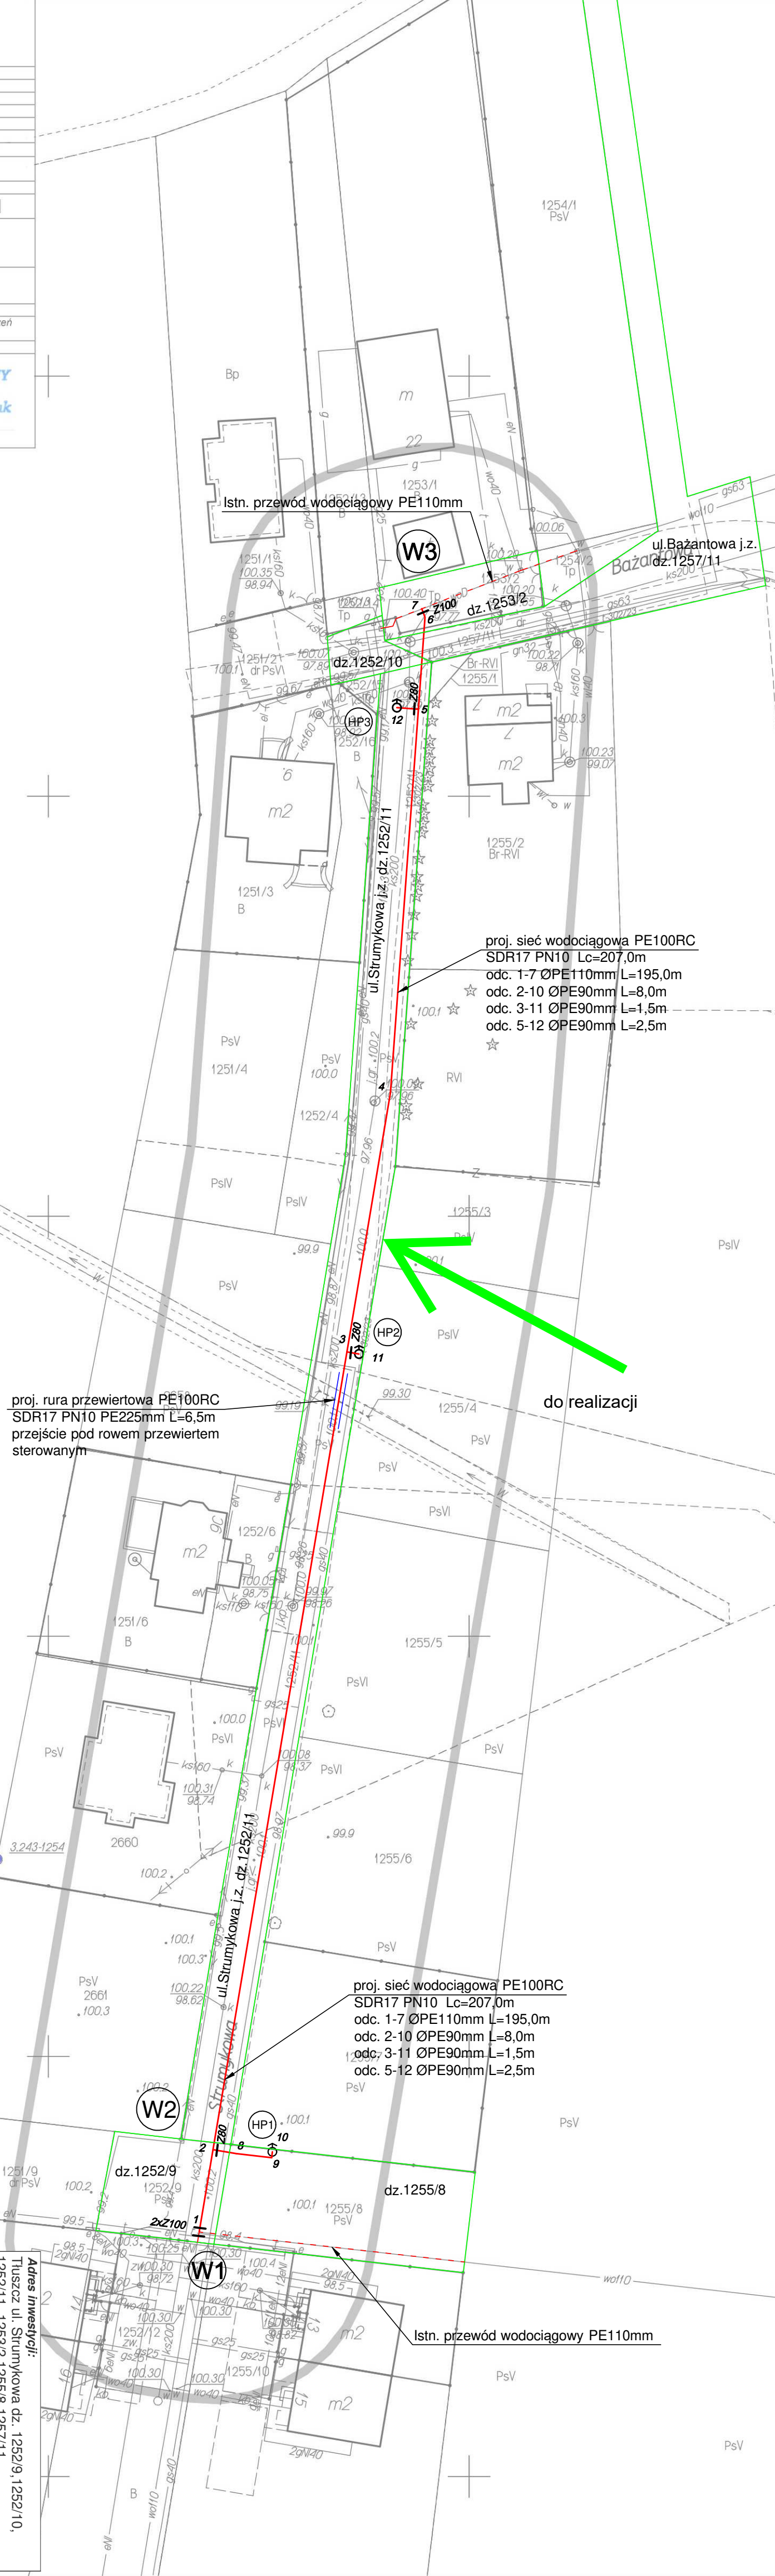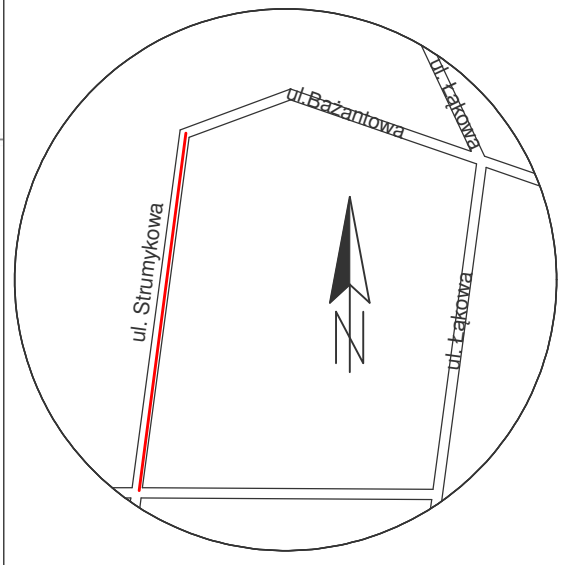

proj. sieć wodociągowa PE100RC SDR17 PN10 Lc=207,0m odc. 1-7 ØPE110mm L=195,0m odc. 2-10 ØPE90mm L=8,0m odc. 3-11 ØPE90mm L=1,5m odc. 5-12 ØPE90mm L=2,5m

proj. rura przewietrowa PE100RC SDR17 PN10 PE225mm L=6,5m przejście typu przewietrzenia sterowanym

proj. sieć wodociągowa PE100RC SDR17 PN10 Lc=207,0m odc. 1-7 ØPE110mm L=195,0m odc. 2-10 ØPE90mm L=8,0m odc. 3-11 ØPE90mm L=1,5m odc. 5-12 ØPE90mm L=2,5m

UWAGA: Zbliżenia i skrzyżowania z kablami enN i Tp zabezpieczyć rurami dwudzielnymi AROT A110 PS L=1,0m

Adres inwestycji:	Tłuszcz ul. Strumykowa dz. 1252/9, 1252/10, 1252/11, 1253/2, 1255/8, 1257/11 z obrębu 0001-m. Tłuszcz jednostka ewidencyjna 143411_4-Tłuszcz-miasto
Investor:	Gmina Tłuszcz ul. Warszawska 10, 05-240 Tłuszcz
Przedmiot opracowania:	Budowa sieci wodociągowej rozdzielczej - projekt zagospodarowania terenu
Projektant:	mgr inż. Łukasz Olszewski
Uprawnienia budowlane nr MAZ/0048/PWOS/12	Podpis:
Sprawdzający: mgr inż. Daniel Smoliński	Podpis:
Uprawnienia budowlane nr MAZ/0080/PWOS/13	Podpis:
Data opracowania: październik 2023r.	Skala: 1:500
	Nr rysunku: 1
	Nr strony: 4